


9.7.2011

644/19


6

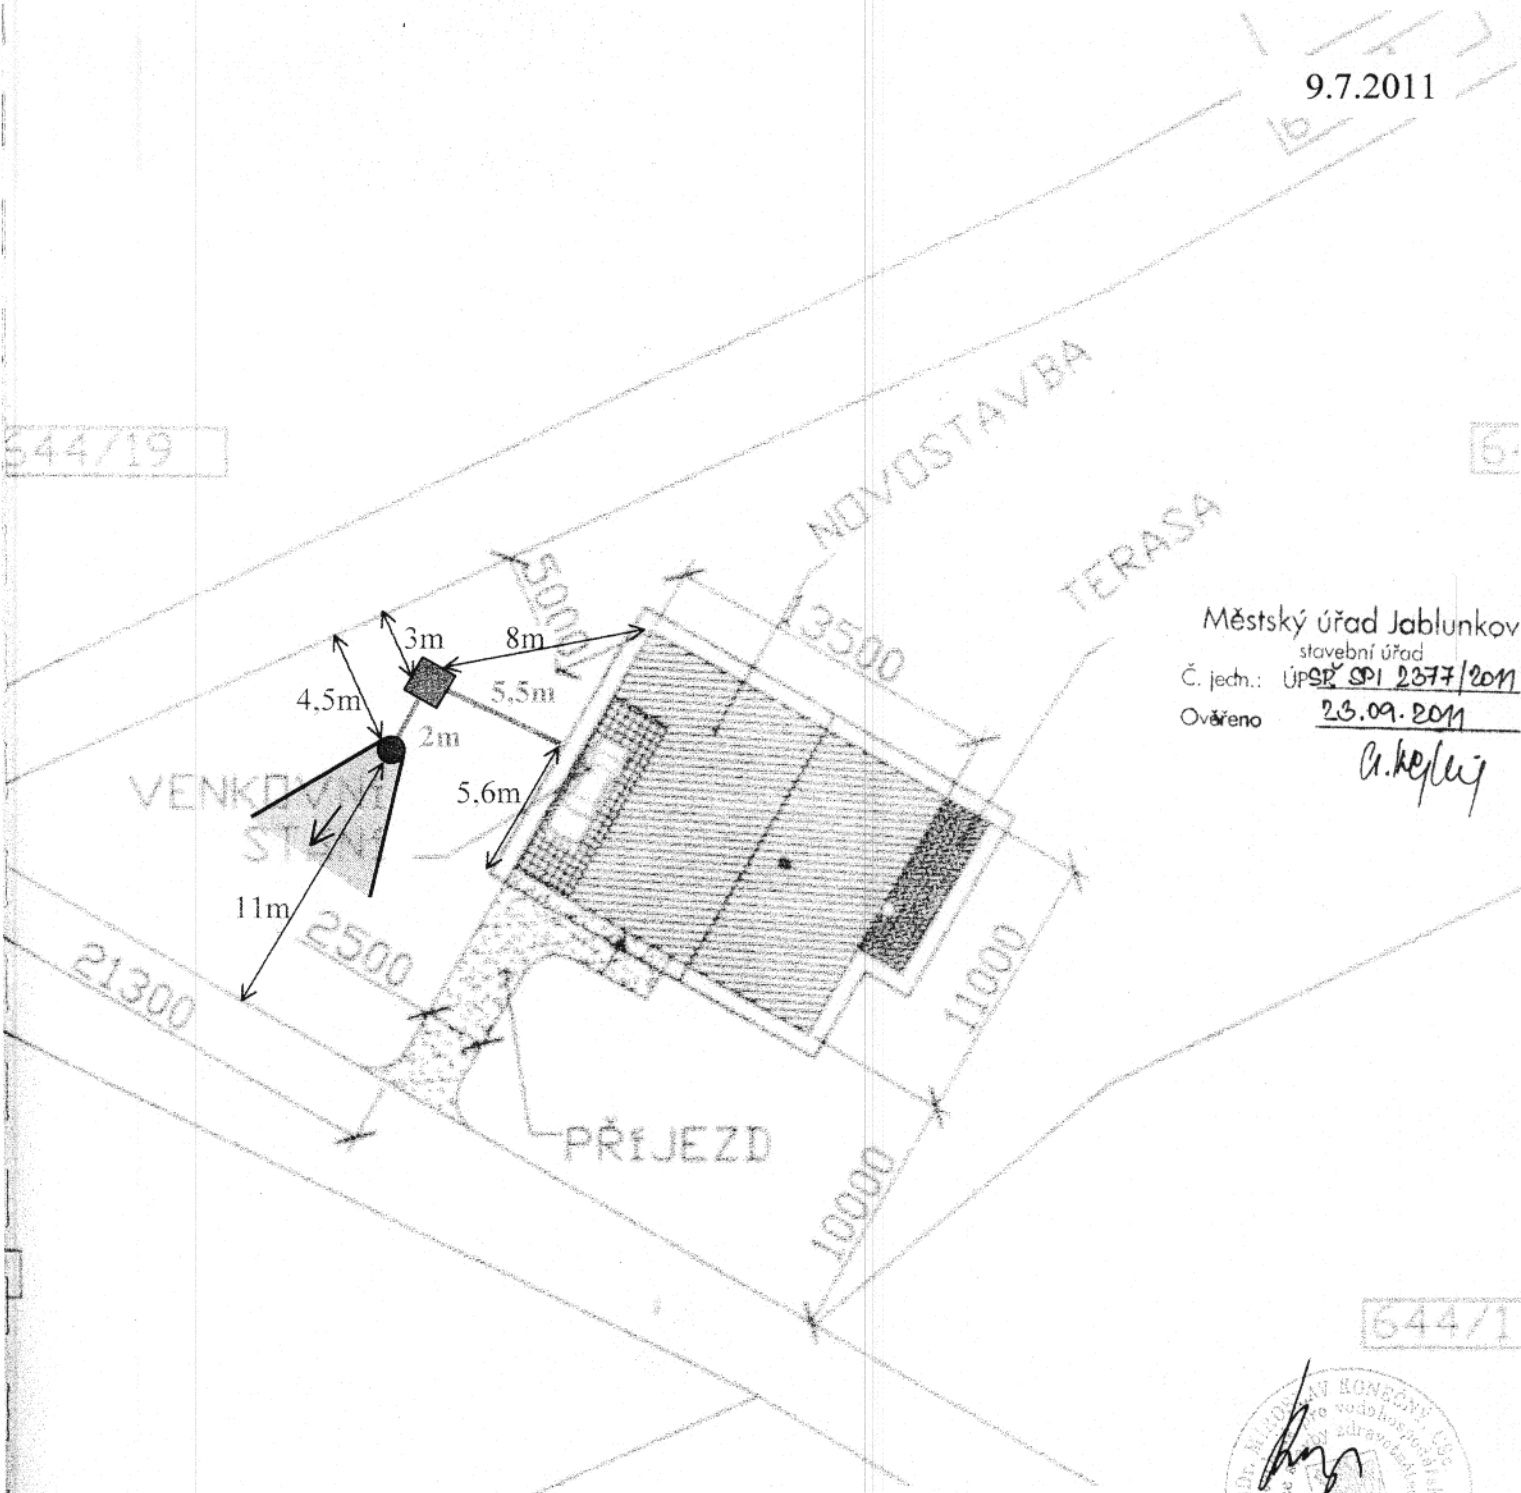

Městský úřad Jablunkov
stavební úřad
Č. jech.: ÚPSŽ SP1 2377/2011
Ověřeno 23.09.2011

A. Kopecký


644/1

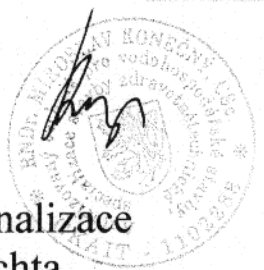

- ČOV
- - - splašková kanalizace
- vsakovací šachta
- ↘ ovlivněný proudový pruh

STANĚ 20m²
PLOCHA 33
14m²
PLOCHA

Zodp. projektant	Kreslil	ZEMPOLA - s.r.l. RNDr. Miroslav Konečný, ČSc. 739 53 HNOJNÍK č. 139 tel./fax: 0655/895 416 0604 024 871	
RNDr. Miroslav Konečný, ČSc.	Ing. Karolína Jahnová		
Investor: Josef Sikora Písečná č. 172 739 91 tel. 777 663 172			
Akce: Stavba čistírny odpadních vod v k.ú. Písečná u Jablunkova		Formát	A 4
Obsah: Situace		Datum	srpen 2011
		Projekt stavby	ČOV
		Měřítko 1:300	Čísl. výkresu 1

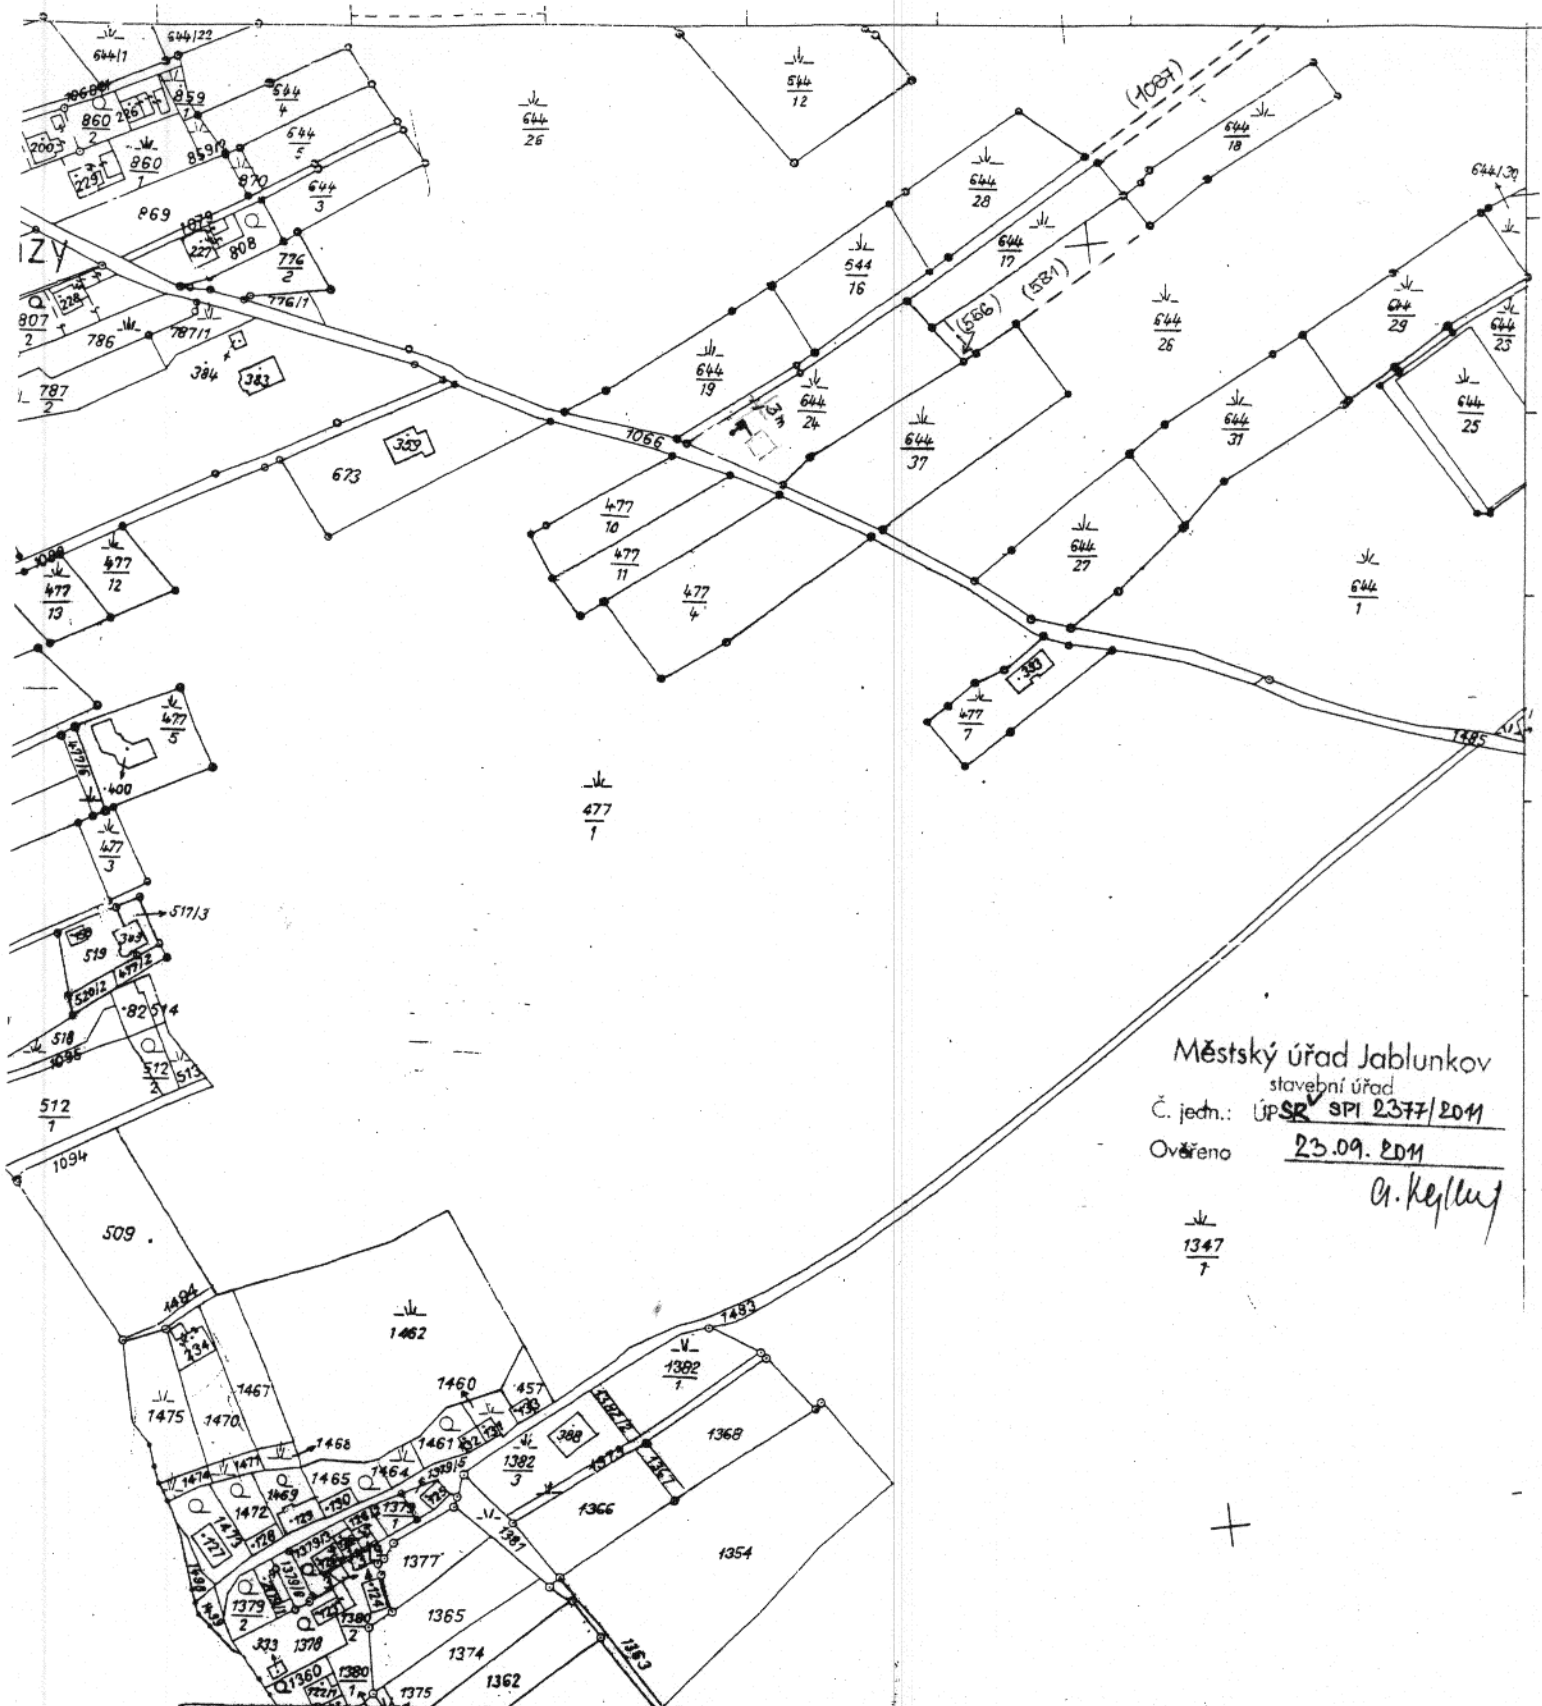

Městský úřad Jablunkov
 stavební úřad
 Č. jedn.: ÚP SR SPI 2377/2011
 Ověřeno 23.09.2011

A. Keflky

KU pro Moravskoslezský kraj KP Třinec	Okres Frýdek - Místek	Obec PISEČNA	Datum 20.4.2011
Katastr. území PISEČNA U JABL.	Mapový list XXIII - 13 / 16	Měřítko 1:2880	Podpis <i>[Signature]</i>
Kopie katastrální mapy			Číslo 73-712/2011
			Razítko
Vyhotožil: Lancová Irena		Dne: 20.4.2011	

